




Legende

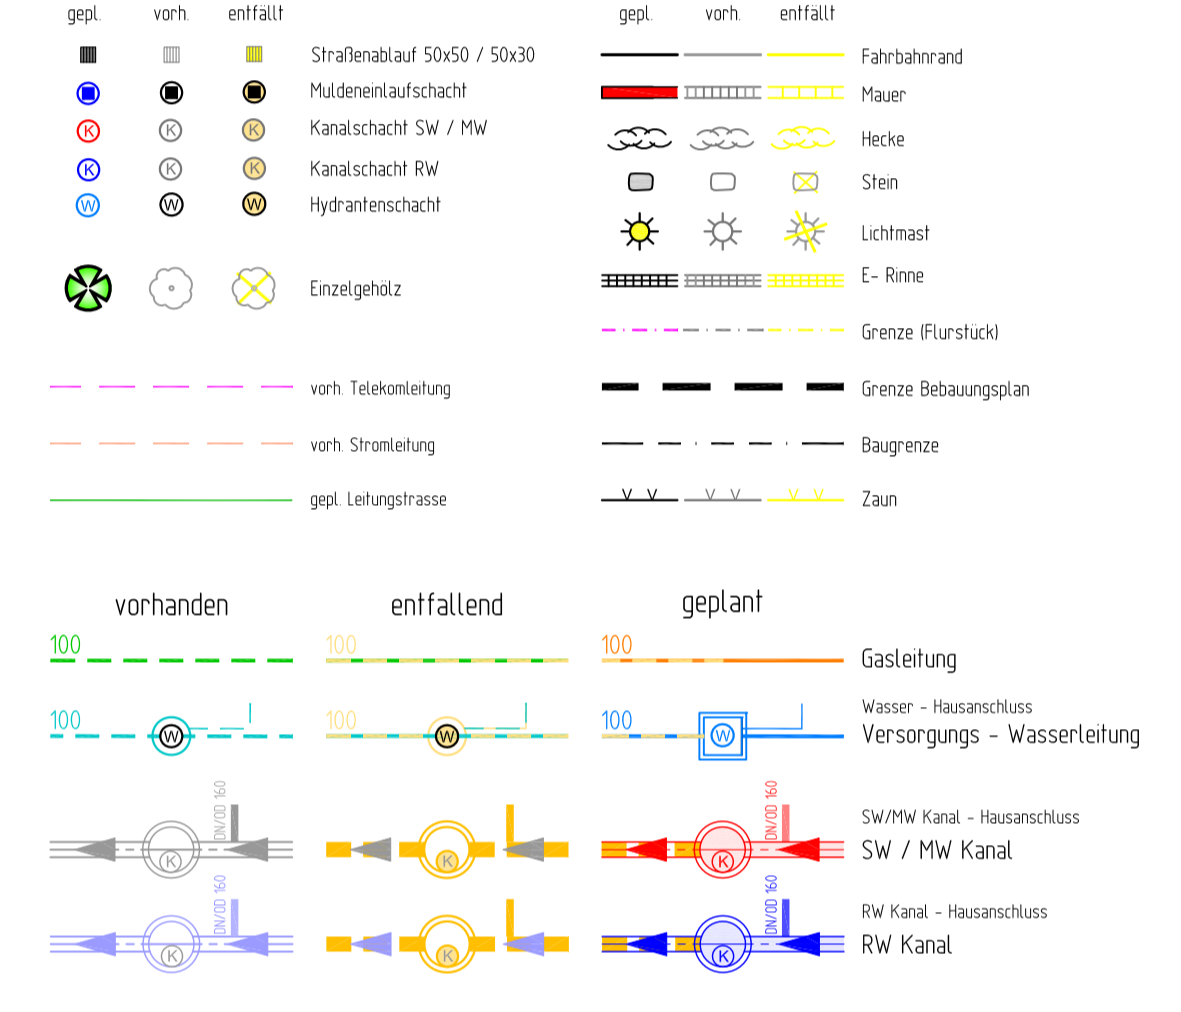


Anschlusskanäle / Grundleitungen sind nur skizzenhaft dargestellt. Unterdünne Leitungen sind nicht unbedingt vollständig und nur soweit bekannt eingezeichnet. Bei Grabarbeiten ist der Ausführende nicht von der Erkundungs- und Sorgfaltspflicht entbunden.

Kanalanschlussleitungen sind (wenn im Plan nicht anderes angegeben ist) in DN/DD 160 herzustellen.

Hinweis:
Sämtliche Wasser-Hausanschlüsse PE-Xa 40 x 3,7 sind in Leerrohren DN 110 PP zu verlegen.
RD = Rohrdeckung

Umschlussarbeiten der Leerrohre im Bereich Im Vogelsang/Spechtweg vorab abklären!

2986-411

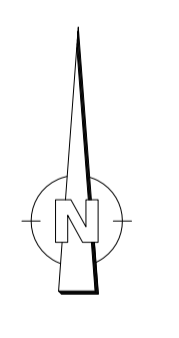

ERGÄNZUNGEN	DATUM	NR.
BAUHERR:	Stadt Weinstadt Poststraße 17 71384 Weinstadt	
ANERKANNT DER BAUHERR:	VORABZUG	
PROJEKT:	Erneuerung Infrastruktur Spechtweg	
PLANUNGSSTAND:	AUSFÜHRUNG 2023	
PLANBEZEICHNUNG:	Lageplan Leitungsbau	
PROJ. NR.:	2986	PLANGRÖSSE: 78 x 89
PLAN NR.:	2986-411	GEZEICHNET: Lu/La/Ma
		MASSSTAB: 1:200
		GEPRÜFT: Rebmann
Koordinatensystem:	<input type="checkbox"/> GK	<input checked="" type="checkbox"/> UTM
Höhensystem:	<input type="checkbox"/> NN (DHHN12)	<input type="checkbox"/> NNH (DHHN20)
	<input type="checkbox"/> ALKS (DHHN20)	<input checked="" type="checkbox"/> NNH (DHHN2016)
Geobasisdaten:	ALKS © LGL Baden-Württemberg	Stand 2023
Übergeben durch:	Büro Schambacher	
Riker + Rebmann		
BERATUNG PLANUNG BAULEITUNG	ABWASSERBESEITIGUNG	
VERKEHRSANLAGEN	ZERTIFIZIERTE KANALSANERBERUNG	
WASSERVERSORGUNG	PROJEKTMANAGEMENT	
RIKER + REBMANN BERATENDE INGENIEURE PartG mbB D-71540 MURRHARDT NÄGELSTRASSE 2 TEL.: 0719293599-0 FAX.: 0719293599-19 E-MAIL: INGENIEURE@RIKER-REBMANN.DE		
DATUM:	11.05.2023	GEFERTIGT: